 


Nord



CLOTURE

CLOTURE


CLOTURE

CLOTURE

CLOTURE

Accès projet depuis la voie publique

LEGENDE	
	Table de modules PV
	Poste de livraison / Transformation
	Citerne incendie 120m3
	Clôture à créer
	Portail (compatible dispositif SDIS 24 (clef DESCHAMPS))
	Pistes de circulation en GNT compacté - emprise 9m (bande roulement 4m + bas côtés + fossés)
	LIMITE DE PROPRIETE
ZONES EVITEMENT	
	Talus évité
	Fourré préservé
	Mosaïque de milieux calcaricoles
	Ibériss amer évitées

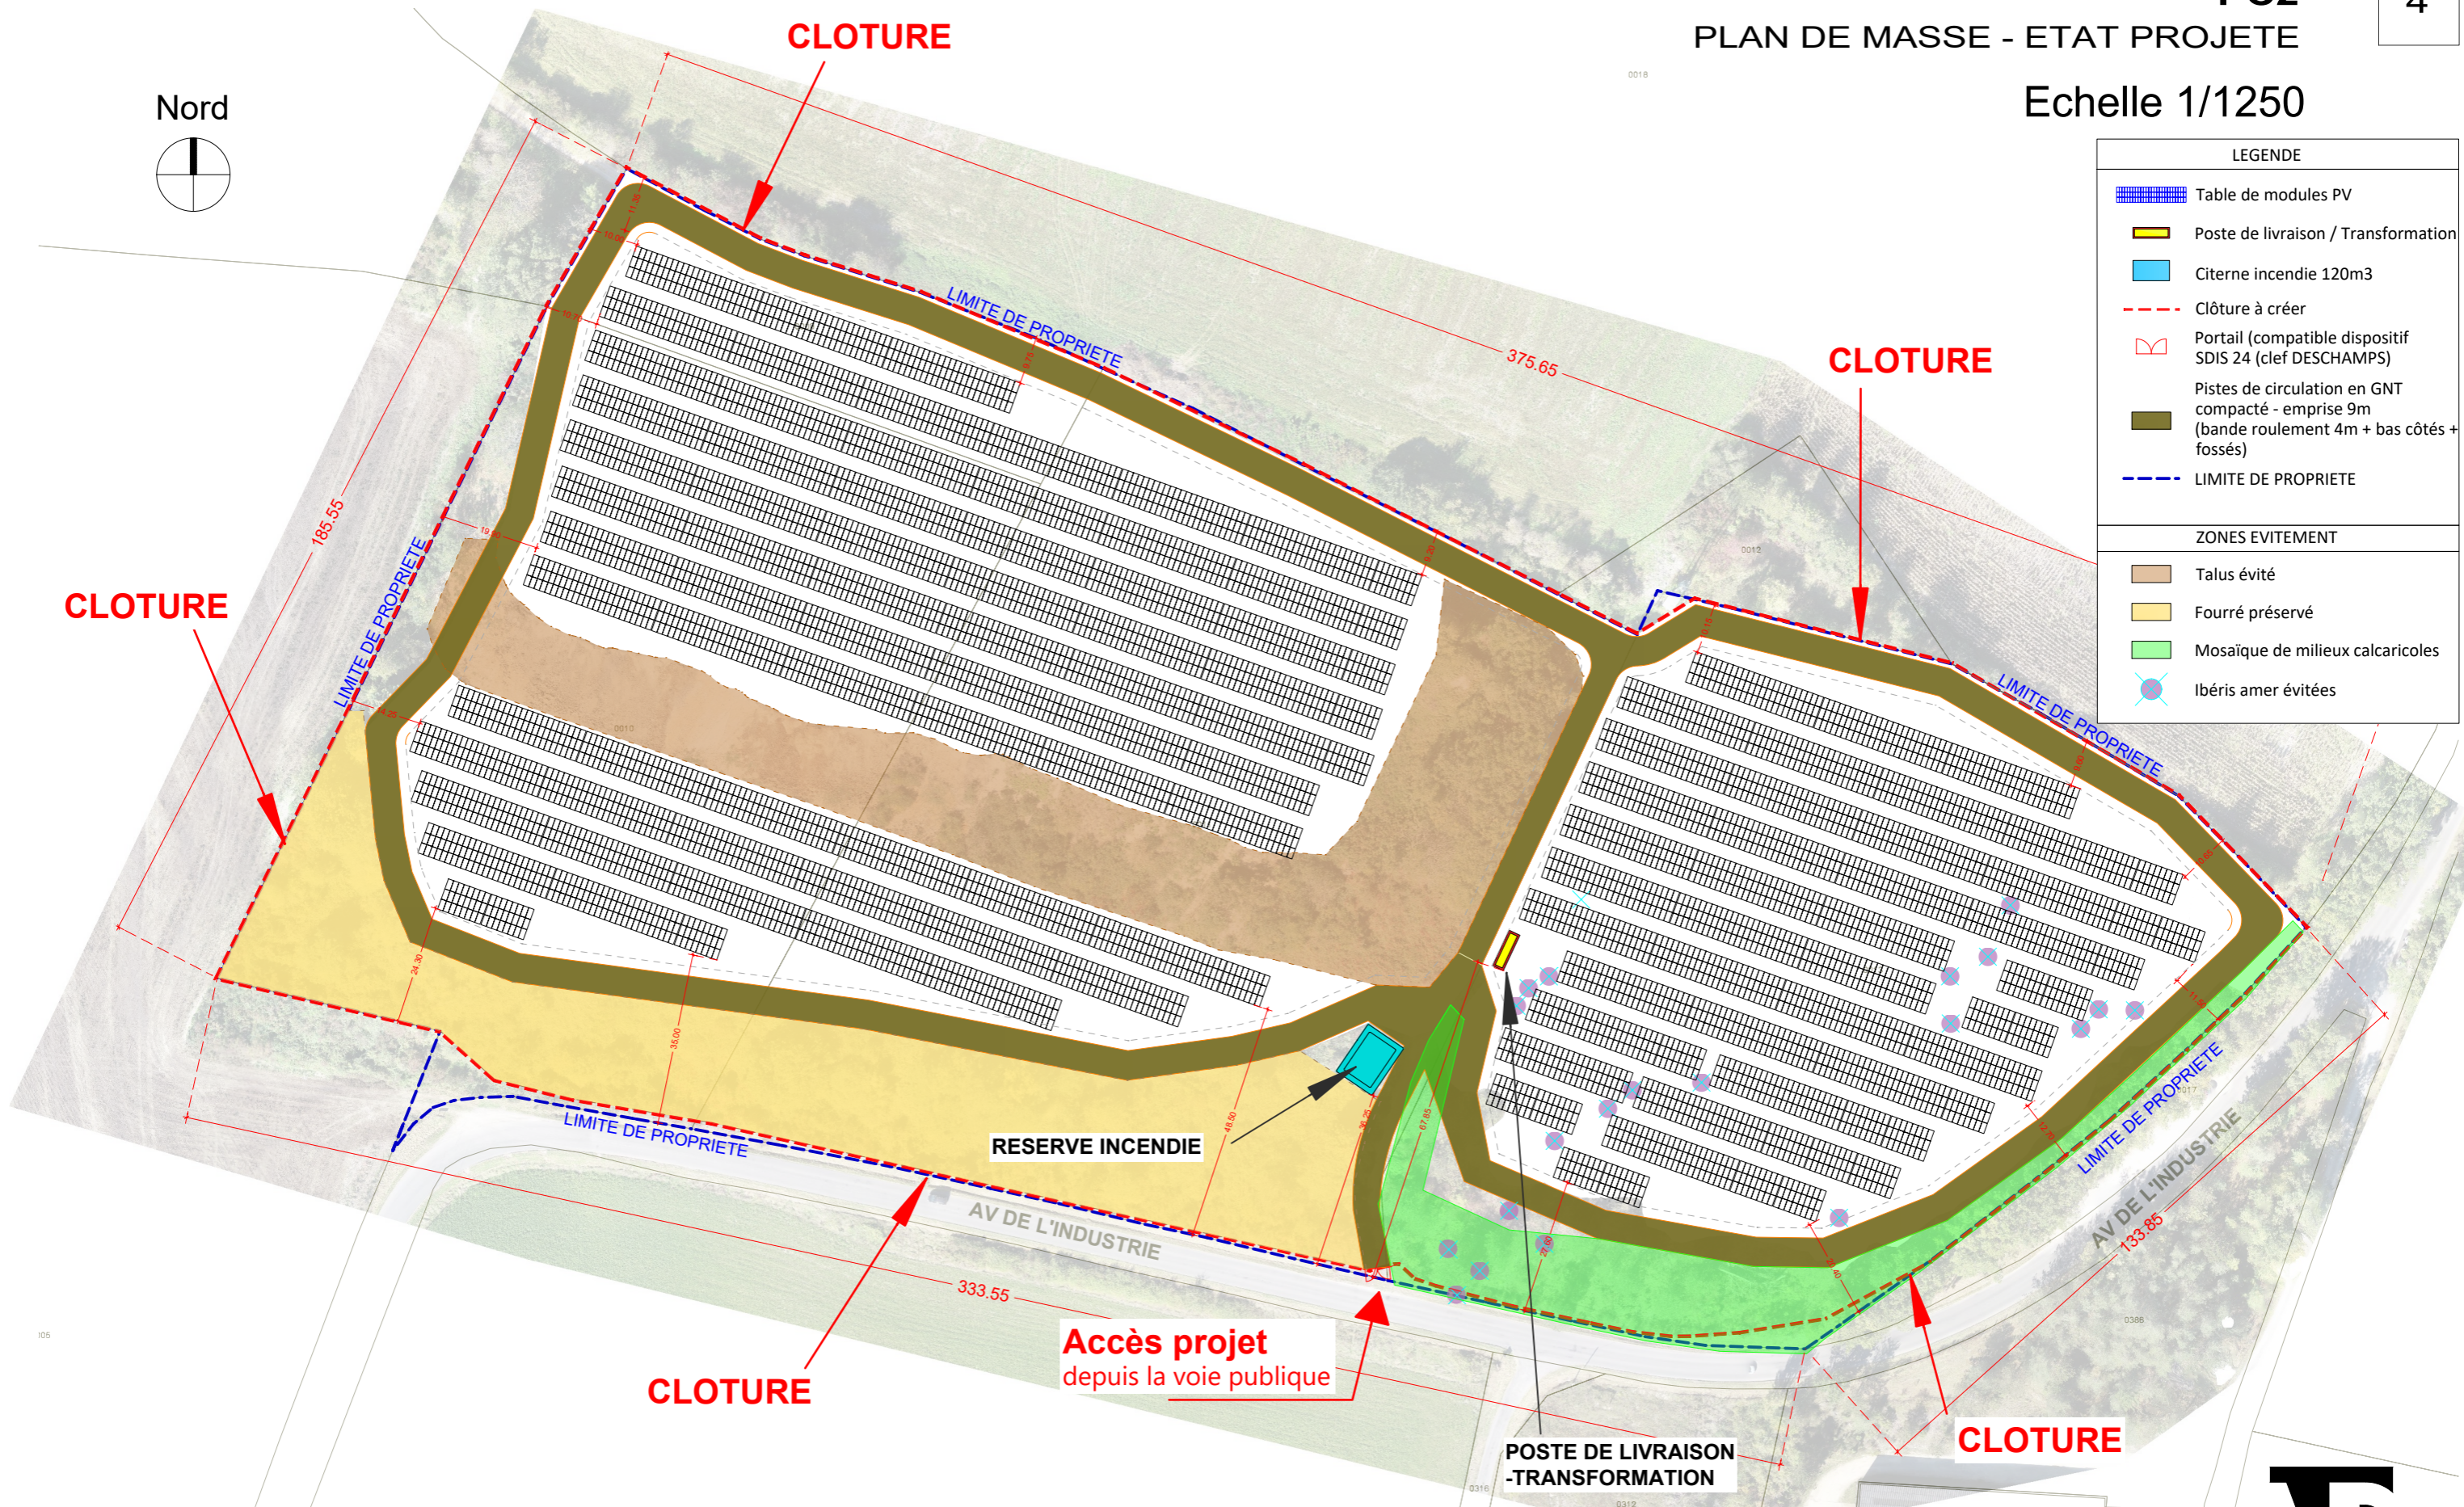

Centrale Photovoltaïque au sol - Coulounieix - Chamiers (24660)

Lieu - dit « Plancheix » Parcelles Section BI - N° 9, 10, 11 ,13
GDSOL 19, SARL- 50, Rue Etienne MARCEL - 75 002 PARIS




SCP MARTIN - BARCELONA
1, Av. Gustave Eiffel - 11100 NARBONNE
Tel. 04 68 65 00 10
Email : ad.mail@agencead.fr

PC2
PLAN DE MASSE - ETAT PROJETE
ZOOM PARTIE EST
Echelle 1/750



LEGENDE	
	Table de modules PV
	Poste de livraison / Transformation
	Citerne incendie 120m3
	Clôture à créer
	Portail (compatible dispositif SDIS 24 (clef DESCHAMPS))
	Pistes de circulation en GNT compacté - emprise 9m (bande roulement 4m + bas côtés + fossés)
	LIMITE DE PROPRIETE
ZONES EVITEMENT	
	Talus évité
	Fourré préservé
	Mosaïque de milieux calcaricoles
	Ibérís amer évitées

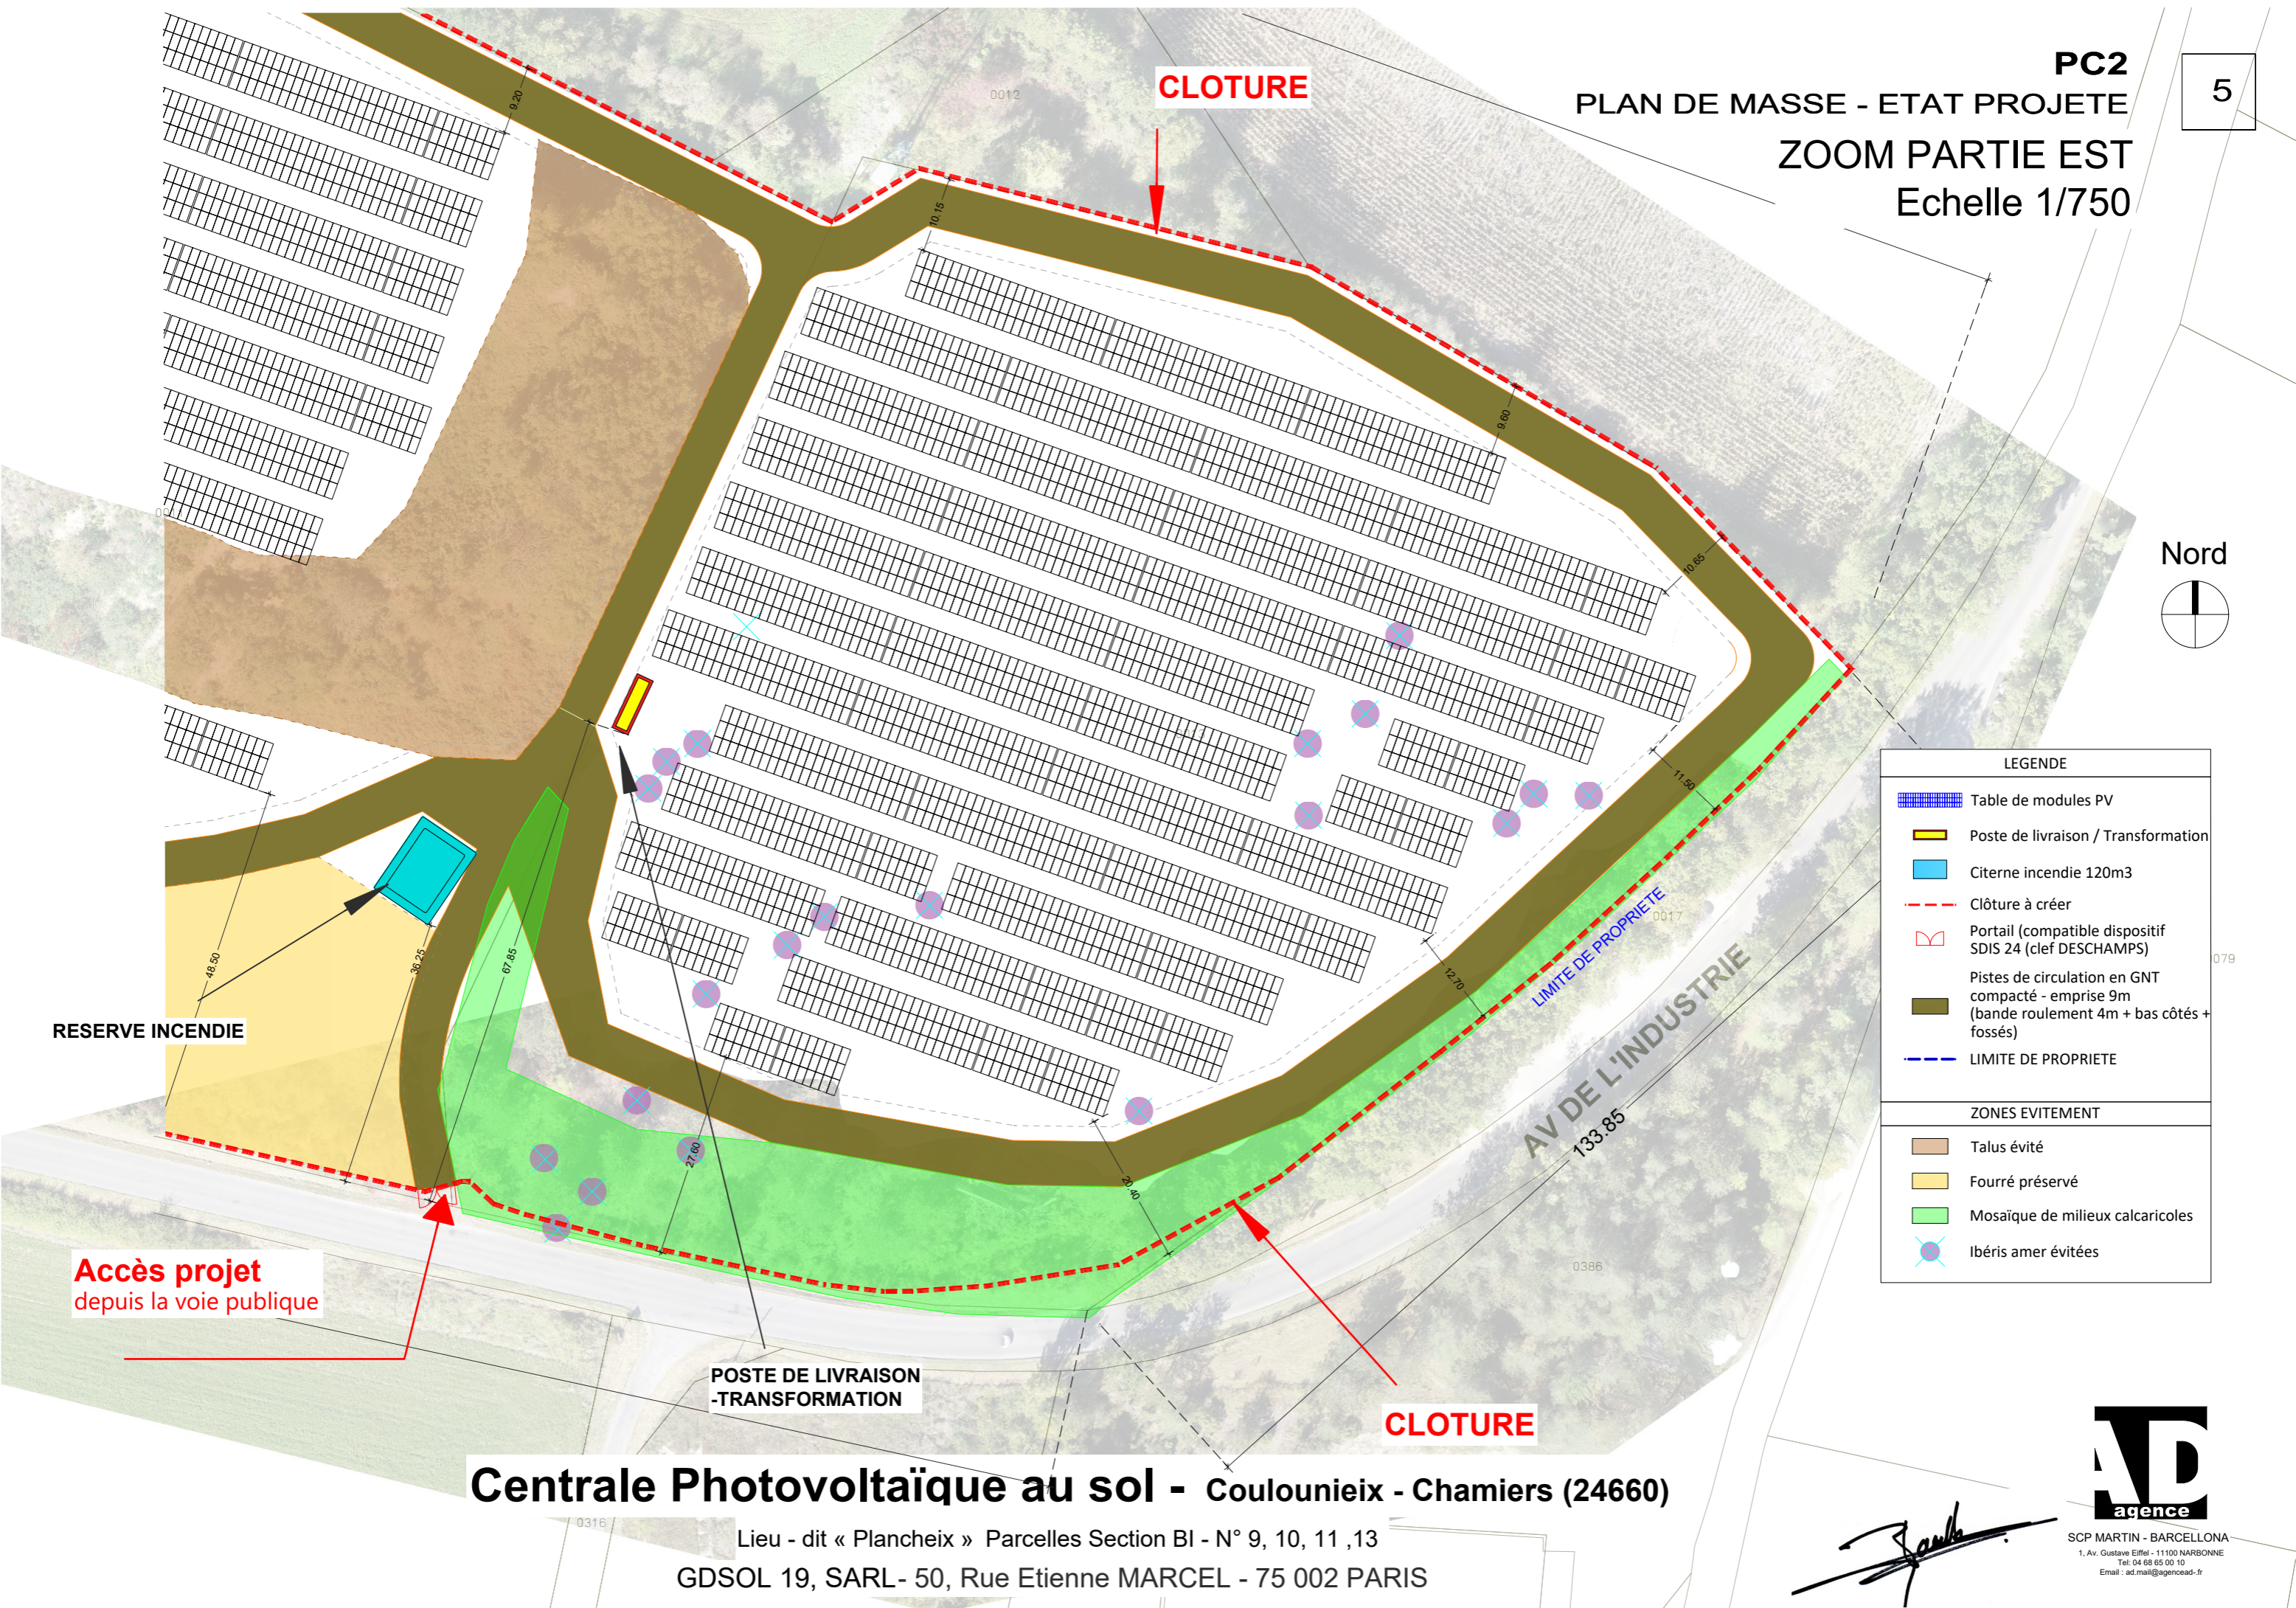

RESERVE INCENDIE

Accès projet
depuis la voie publique

POSTE DE LIVRAISON
-TRANSFORMATION

CLOTURE

Centrale Photovoltaïque au sol - Coulounieix - Chamiers (24660)

Lieu - dit « Plancheix » Parcelles Section BI - N° 9, 10, 11 ,13
GDSOL 19, SARL- 50, Rue Etienne MARCEL - 75 002 PARIS




SCP MARTIN - BARCELONA
1, Av. Gustave Eiffel - 11100 NARBONNE
Tel: 04 68 65 00 10
Email : ad.mail@agencead.fr

PLAN DE MASSE - ETAT PROJETE
ZOOM PARTIE OUEST Echelle 1/1000



LEGENDE	
	Table de modules PV
	Poste de livraison / Transformation
	Citerne incendie 120m3
	Clôture à créer
	Portail (compatible dispositif SDIS 24 (clef DESCHAMPS))
	Pistes de circulation en GNT compacté - emprise 9m (bande roulement 4m + bas côtés + fossés)
	LIMITE DE PROPRIETE
ZONES EVITEMENT	
	Talus évité
	Fourré préservé
	Mosaïque de milieux calcaricoles
	Ibérís amer évitées

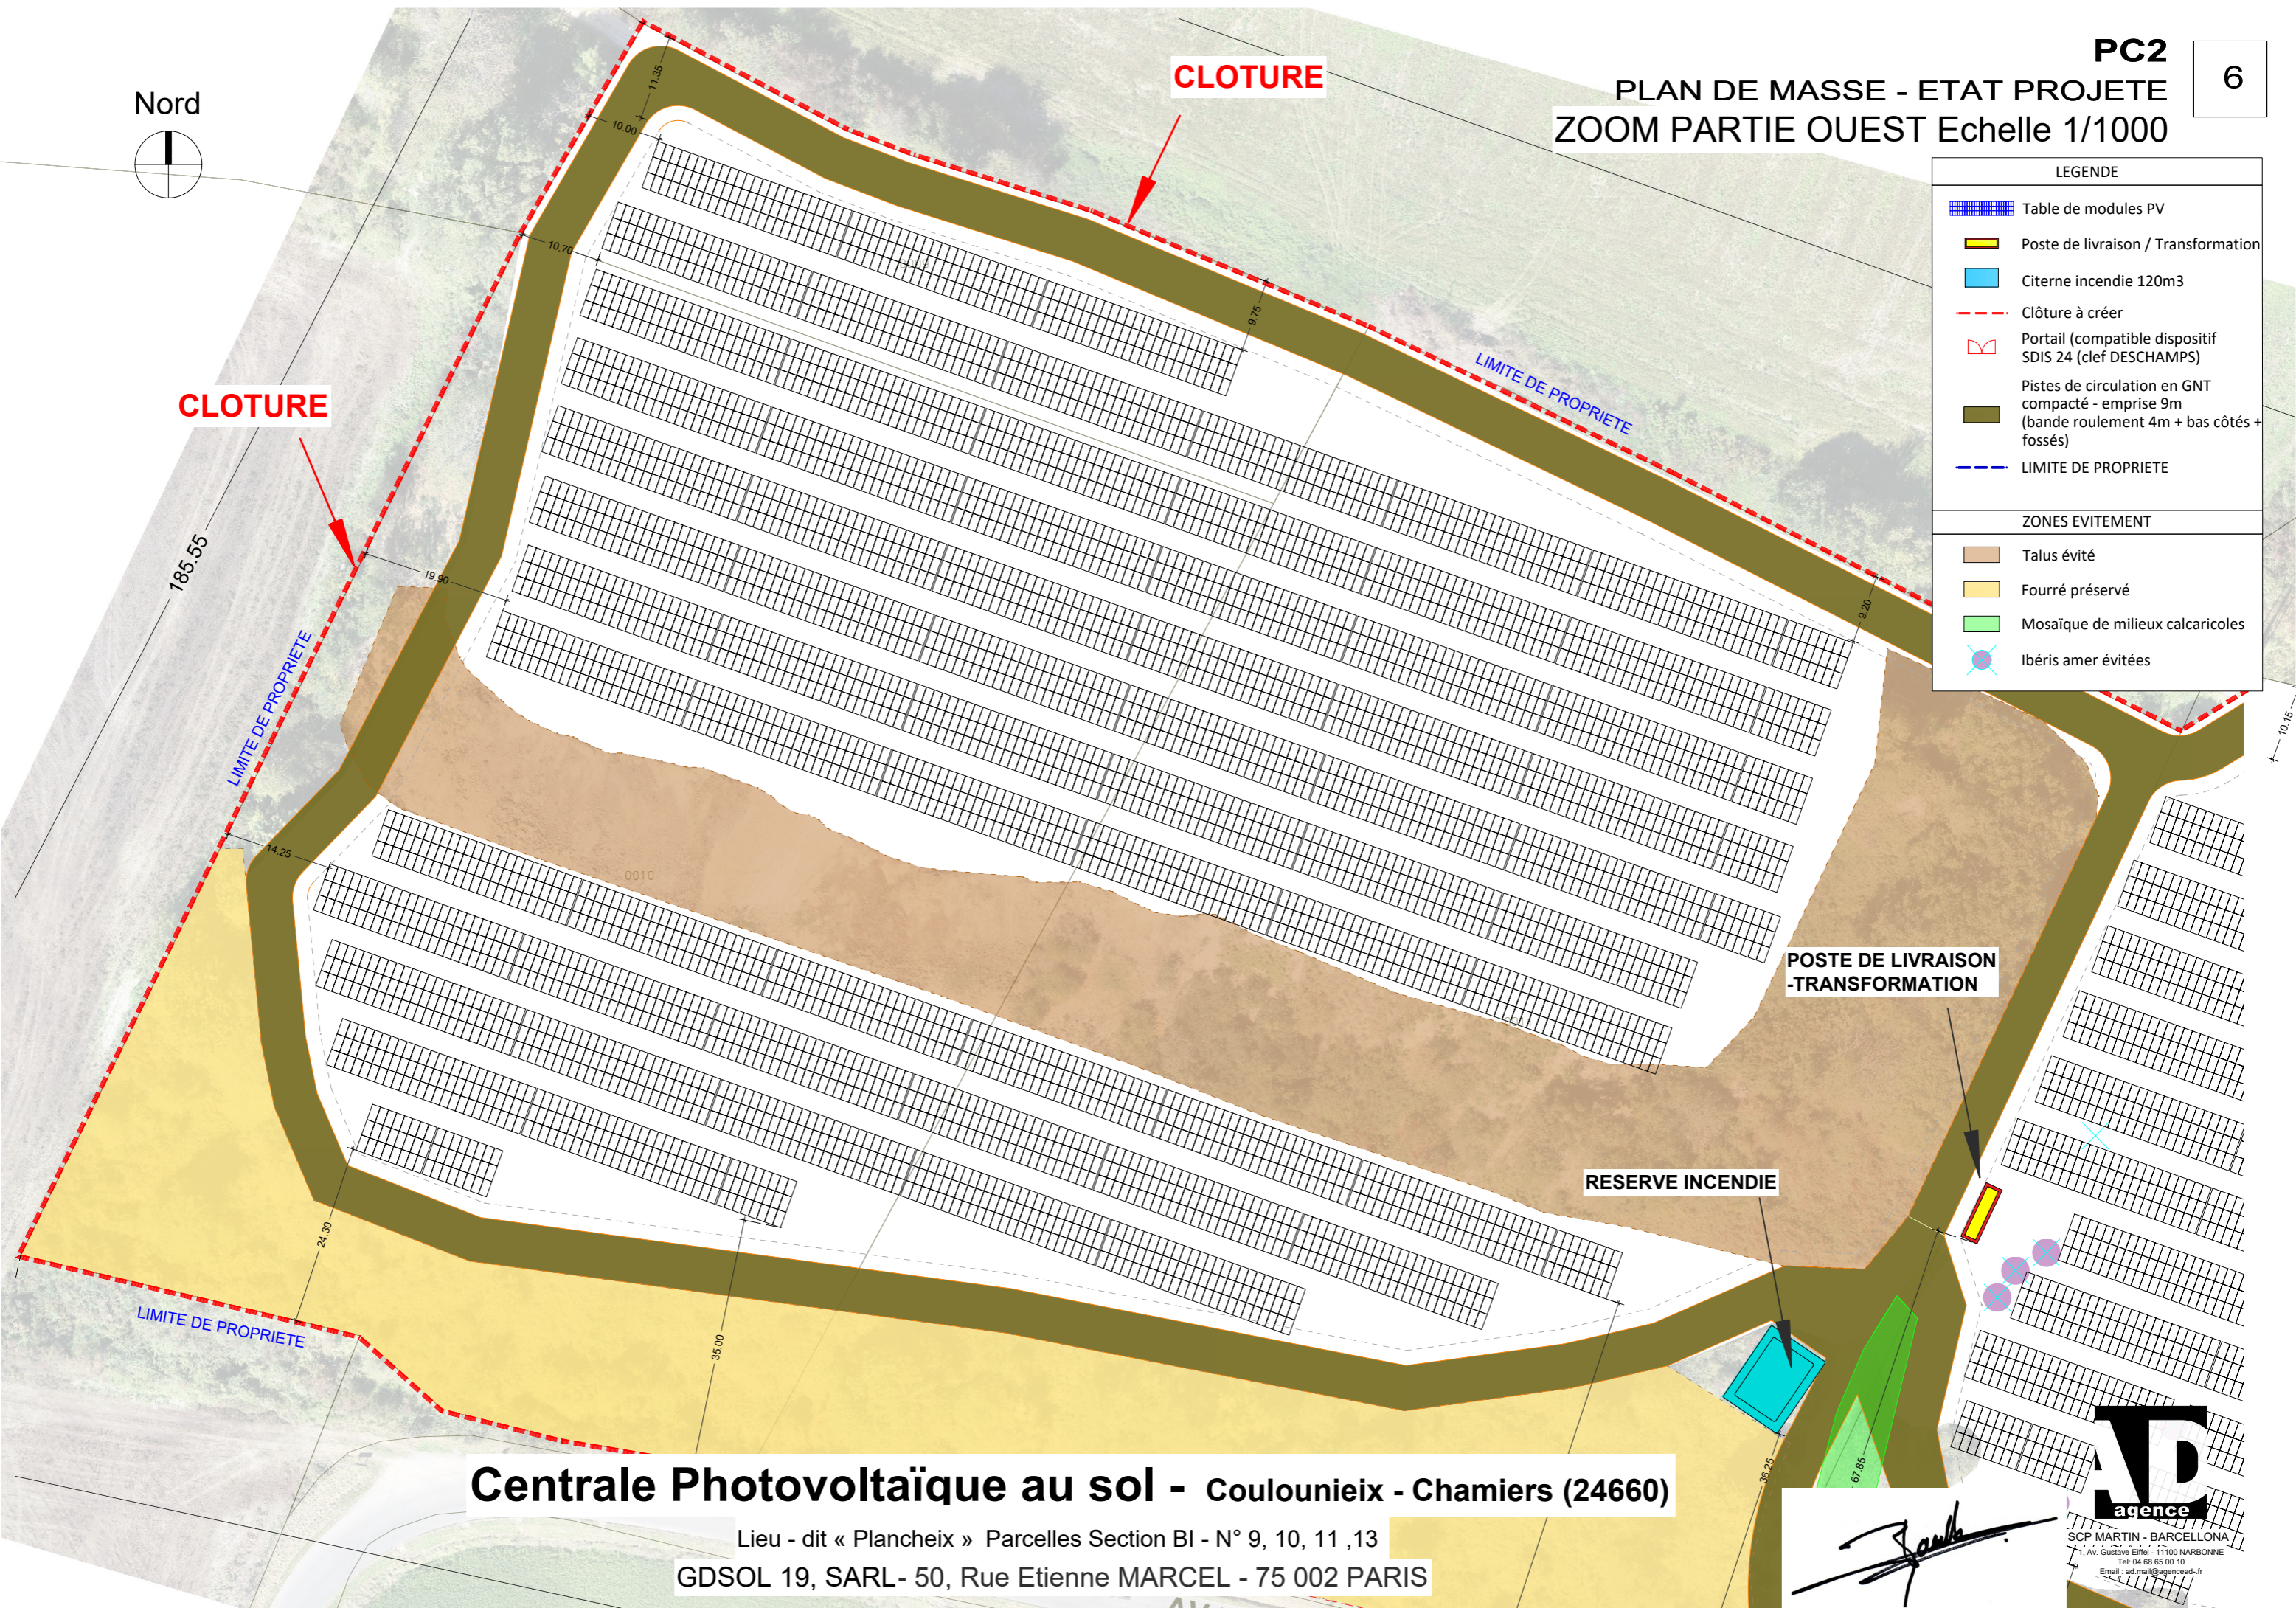

Centrale Photovoltaïque au sol - Coulounieix - Chamiers (24660)

Lieu - dit « Plancheix » Parcelles Section BI - N° 9, 10, 11 ,13
GDSOL 19, SARL- 50, Rue Etienne MARCEL - 75 002 PARIS

AD
agence

SCP MARTIN - BARCELONA
1, Av. Gustave Eiffel - 11100 NARBONNE
Tel: 04 68 65 00 10
Email : ad.mail@agencead.fr

Poste de livraison/transformation

Talus évité

TN
+186.00 NGF

+2.70
+188.70 NGF

RESERVE
INCENDIE
120M3

Pistes de circulation en GNT
compacté - emprise 9m
(bande roulement 4m + bas côtés +fossés)

Fourré préservé

ZOOM IMPLANTATION BATIMENT D'EXPLOITATION

Poste de transformation & livraison
Réserves Incendie - Entrée
Echelle 1/300

Repérage

Nord

Av de l'Industrie

Clôture
limite de propriété

ENTREE DU SITE

Mosaïque de milieux calcaricoles

TN
+175.90 NGF

Clôture

Centrale Photovoltaïque au sol - Coulounieix - Chamiers (24660)

Lieu - dit « Plancheix » Parcelles Section BI - N° 9, 10, 11 ,13
GDSOL 19, SARL- 50, Rue Etienne MARCEL - 75 002 PARIS



SCP MARTIN - BARCELONA
1, Av. Gustave Eiffel - 11100 NARBONNE
Tel. 04 68 65 00 10
Email : ad.mall@agencead.fr